


План этажа после перепланировки

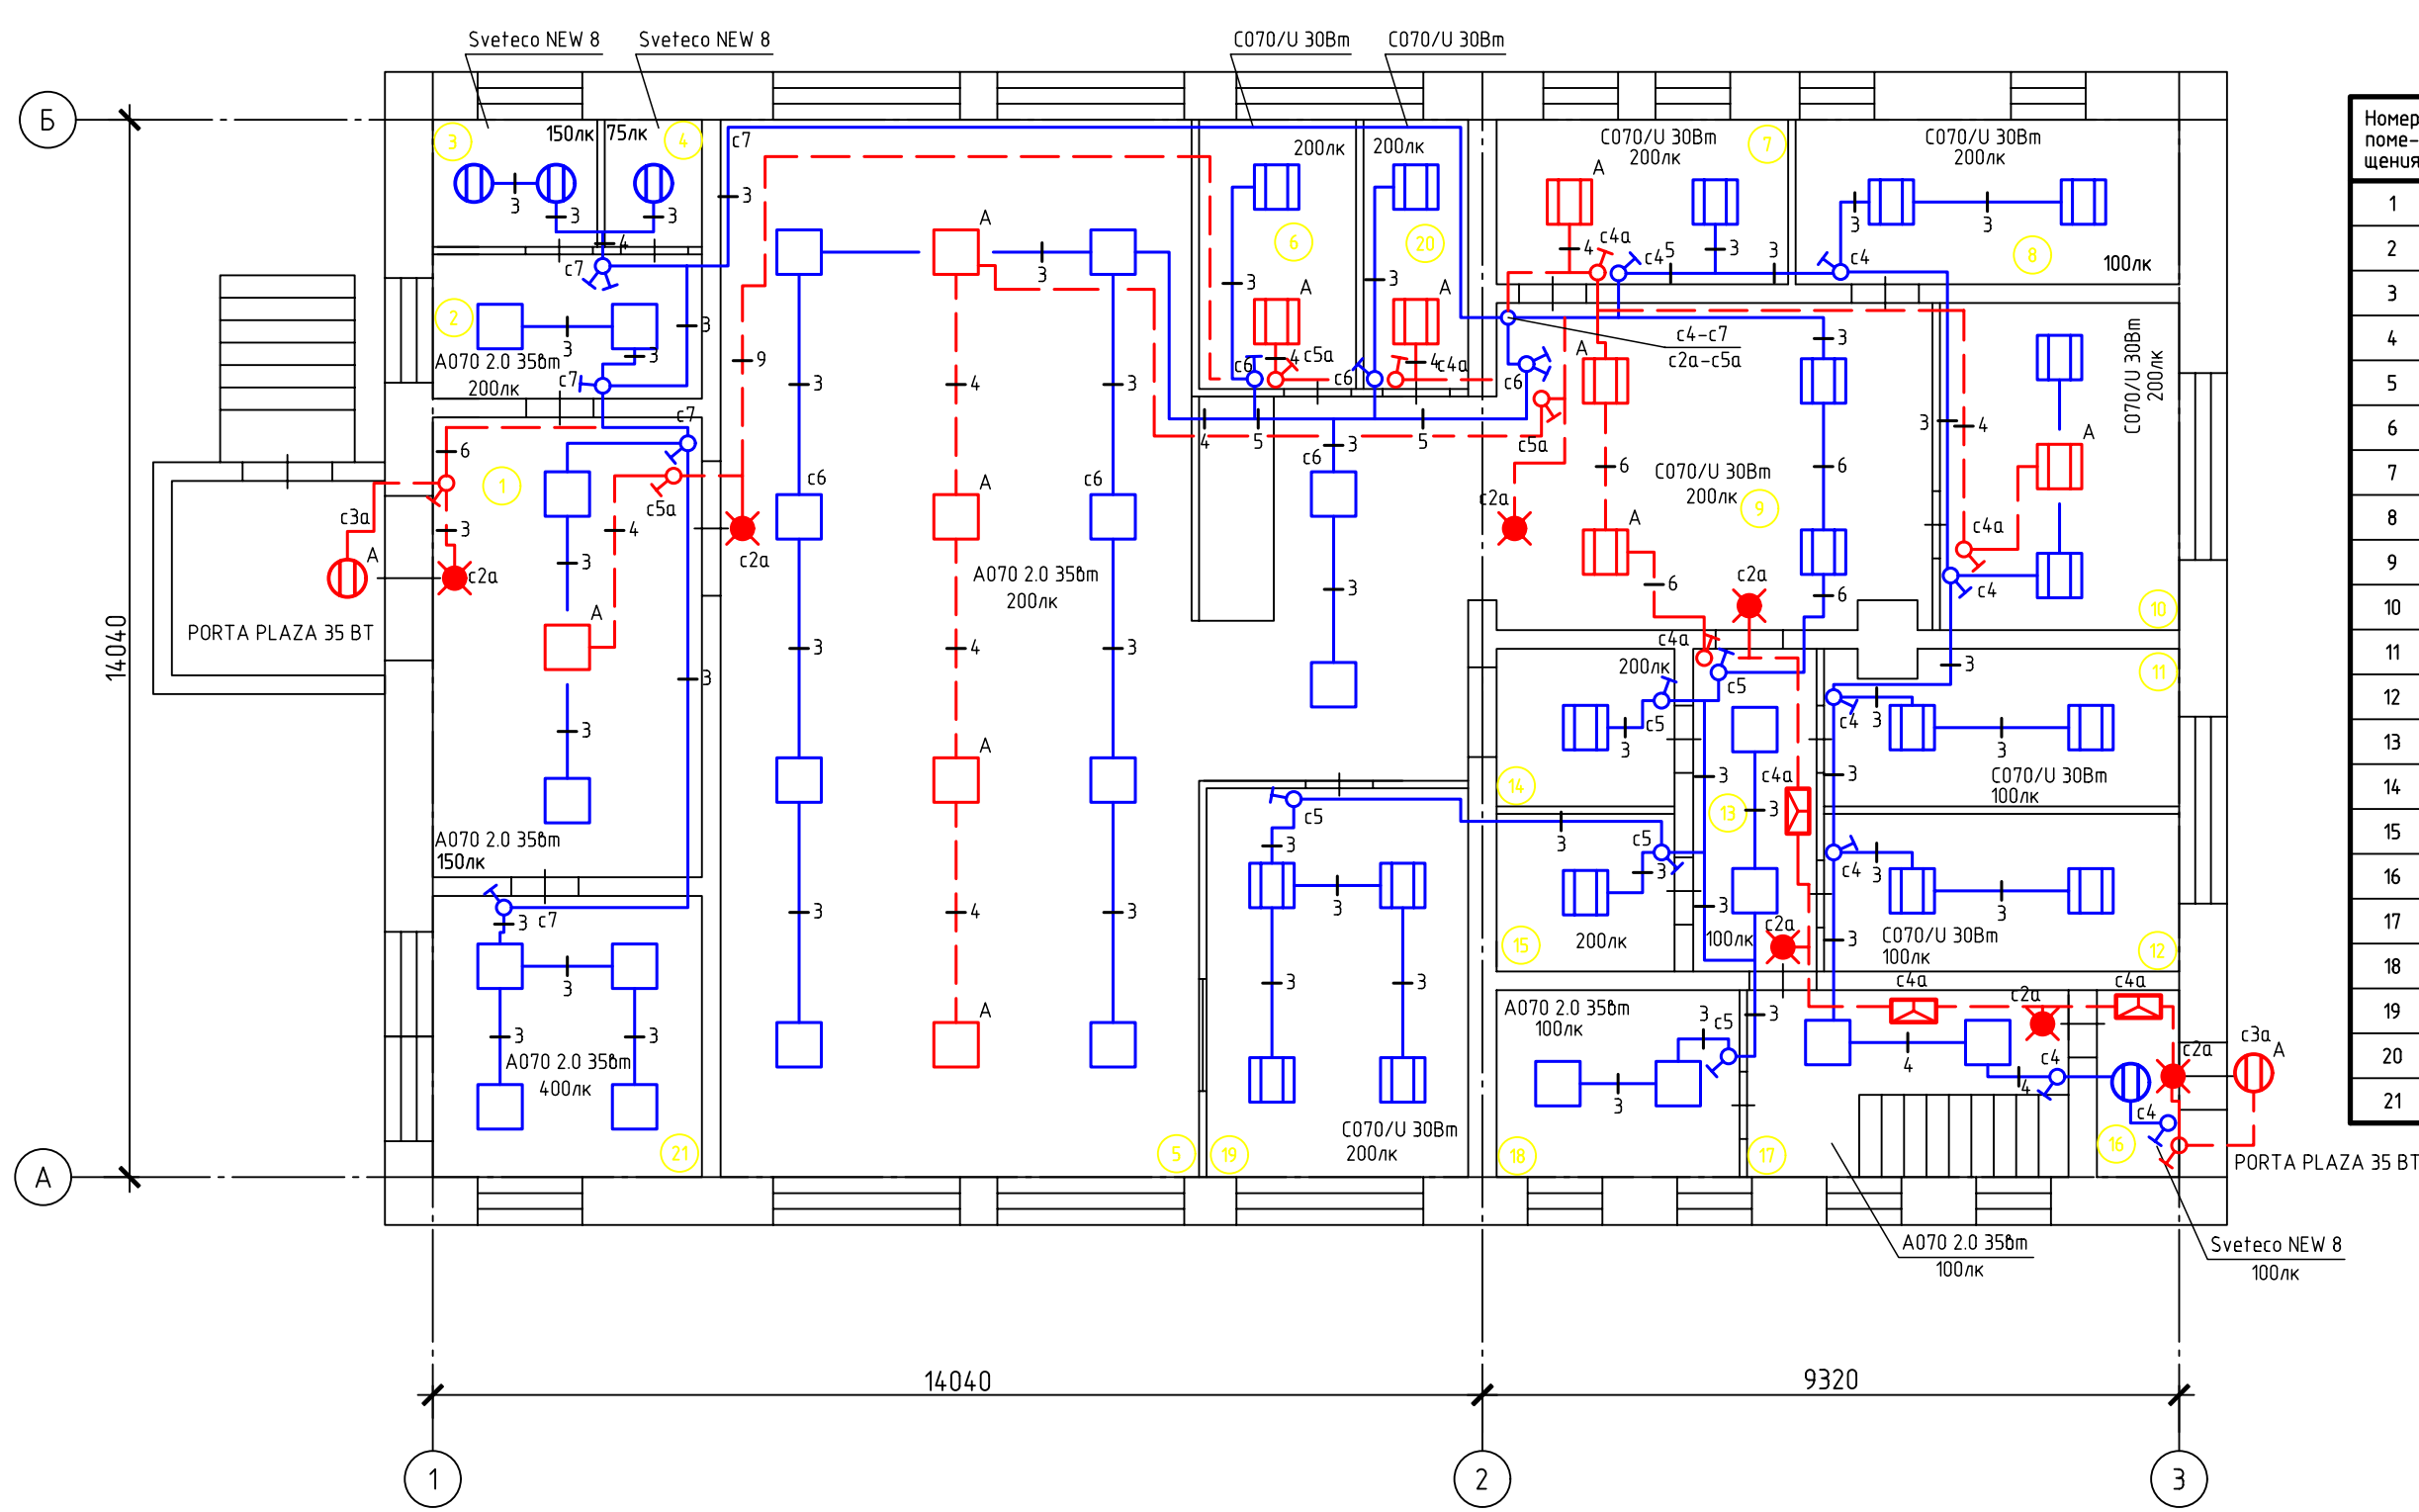

Экспликация помещений	
Номер помещения	Наименование
1	Вестибюль
2	Умывальник
3	С/узел для МНГ
4	С/узел
5	Обеденный зал с раздаточной
6	Холодный цех
7	Мучной цех (тесто)
8	Моечная кухонной посуды
9	Горячий цех
10	Мясо-рыбный цех
11	Склад суточного запаса продуктов
12	Склад
13	Коридор
14	Цех вторичной обработки
15	Цех первичной обработки
16	Тамбур
17	Коридор
18	Подсобное помещение
19	Моечная столовой посуды
20	Цех "Хлеб"
21	Кабинет

Условные обозначения:

- Светильник эвакуационный "ВЫХОД" Varton Vault Advanced
- Светодиодный светильник Varton A070 2.0
- Светодиодный светильник Varton C070/U IP54
- Светодиодный светильник Varton PORTA PLAZA 35 BT
- Светодиодный светильник Ledel Sveteco NEW 8 10Вт
- Светильник аварийно-эвакуационный Varton ADVANCED 2W

Изм.	Кол.уч.	Лист	№ док.	Подп.	Дата	Кемеровская область-Кузбасс, г. Таштагол, ул. Юбилейная, 9			
Выполнил						Перепланировка	Стадия	Лист	Листов
Проверил							Р	11	
ГИП									
Н.контр.						План электроосвещения первого этажа		ЭлТех42	
Директор								Формат А3	